

INSTALLAZIONE DI COMPOSTAGGIO DI FALTONA  
COMUNE DI BORGO SAN LORENZO (FI)  
LOCALITÀ FALTONA


AUTORIZZAZIONE INTEGRATA AMBIENTALE  
AI SENSI DELL'ART. 29 SEXSIS D. Lgs. 152/2006 e smi

Elaborato tecnico 3.2' planimetria dell'impianto  
scarichi idrici-particolari


Scala 1:100  
Settembre 2014

Responsabile IPC Ing. Francesco Tiezzi  
Responsabile Area impianti Dott. Ing. Paolo Daddi  
Responsabile gestione Dott. Veronica Caneli  
Capo impianto Dott. Paolo Romagnoli


Gruppo di lavoro  
Dott. Ing. Claudia Marianelli  
Dott. Ing. Susanna Mannucci

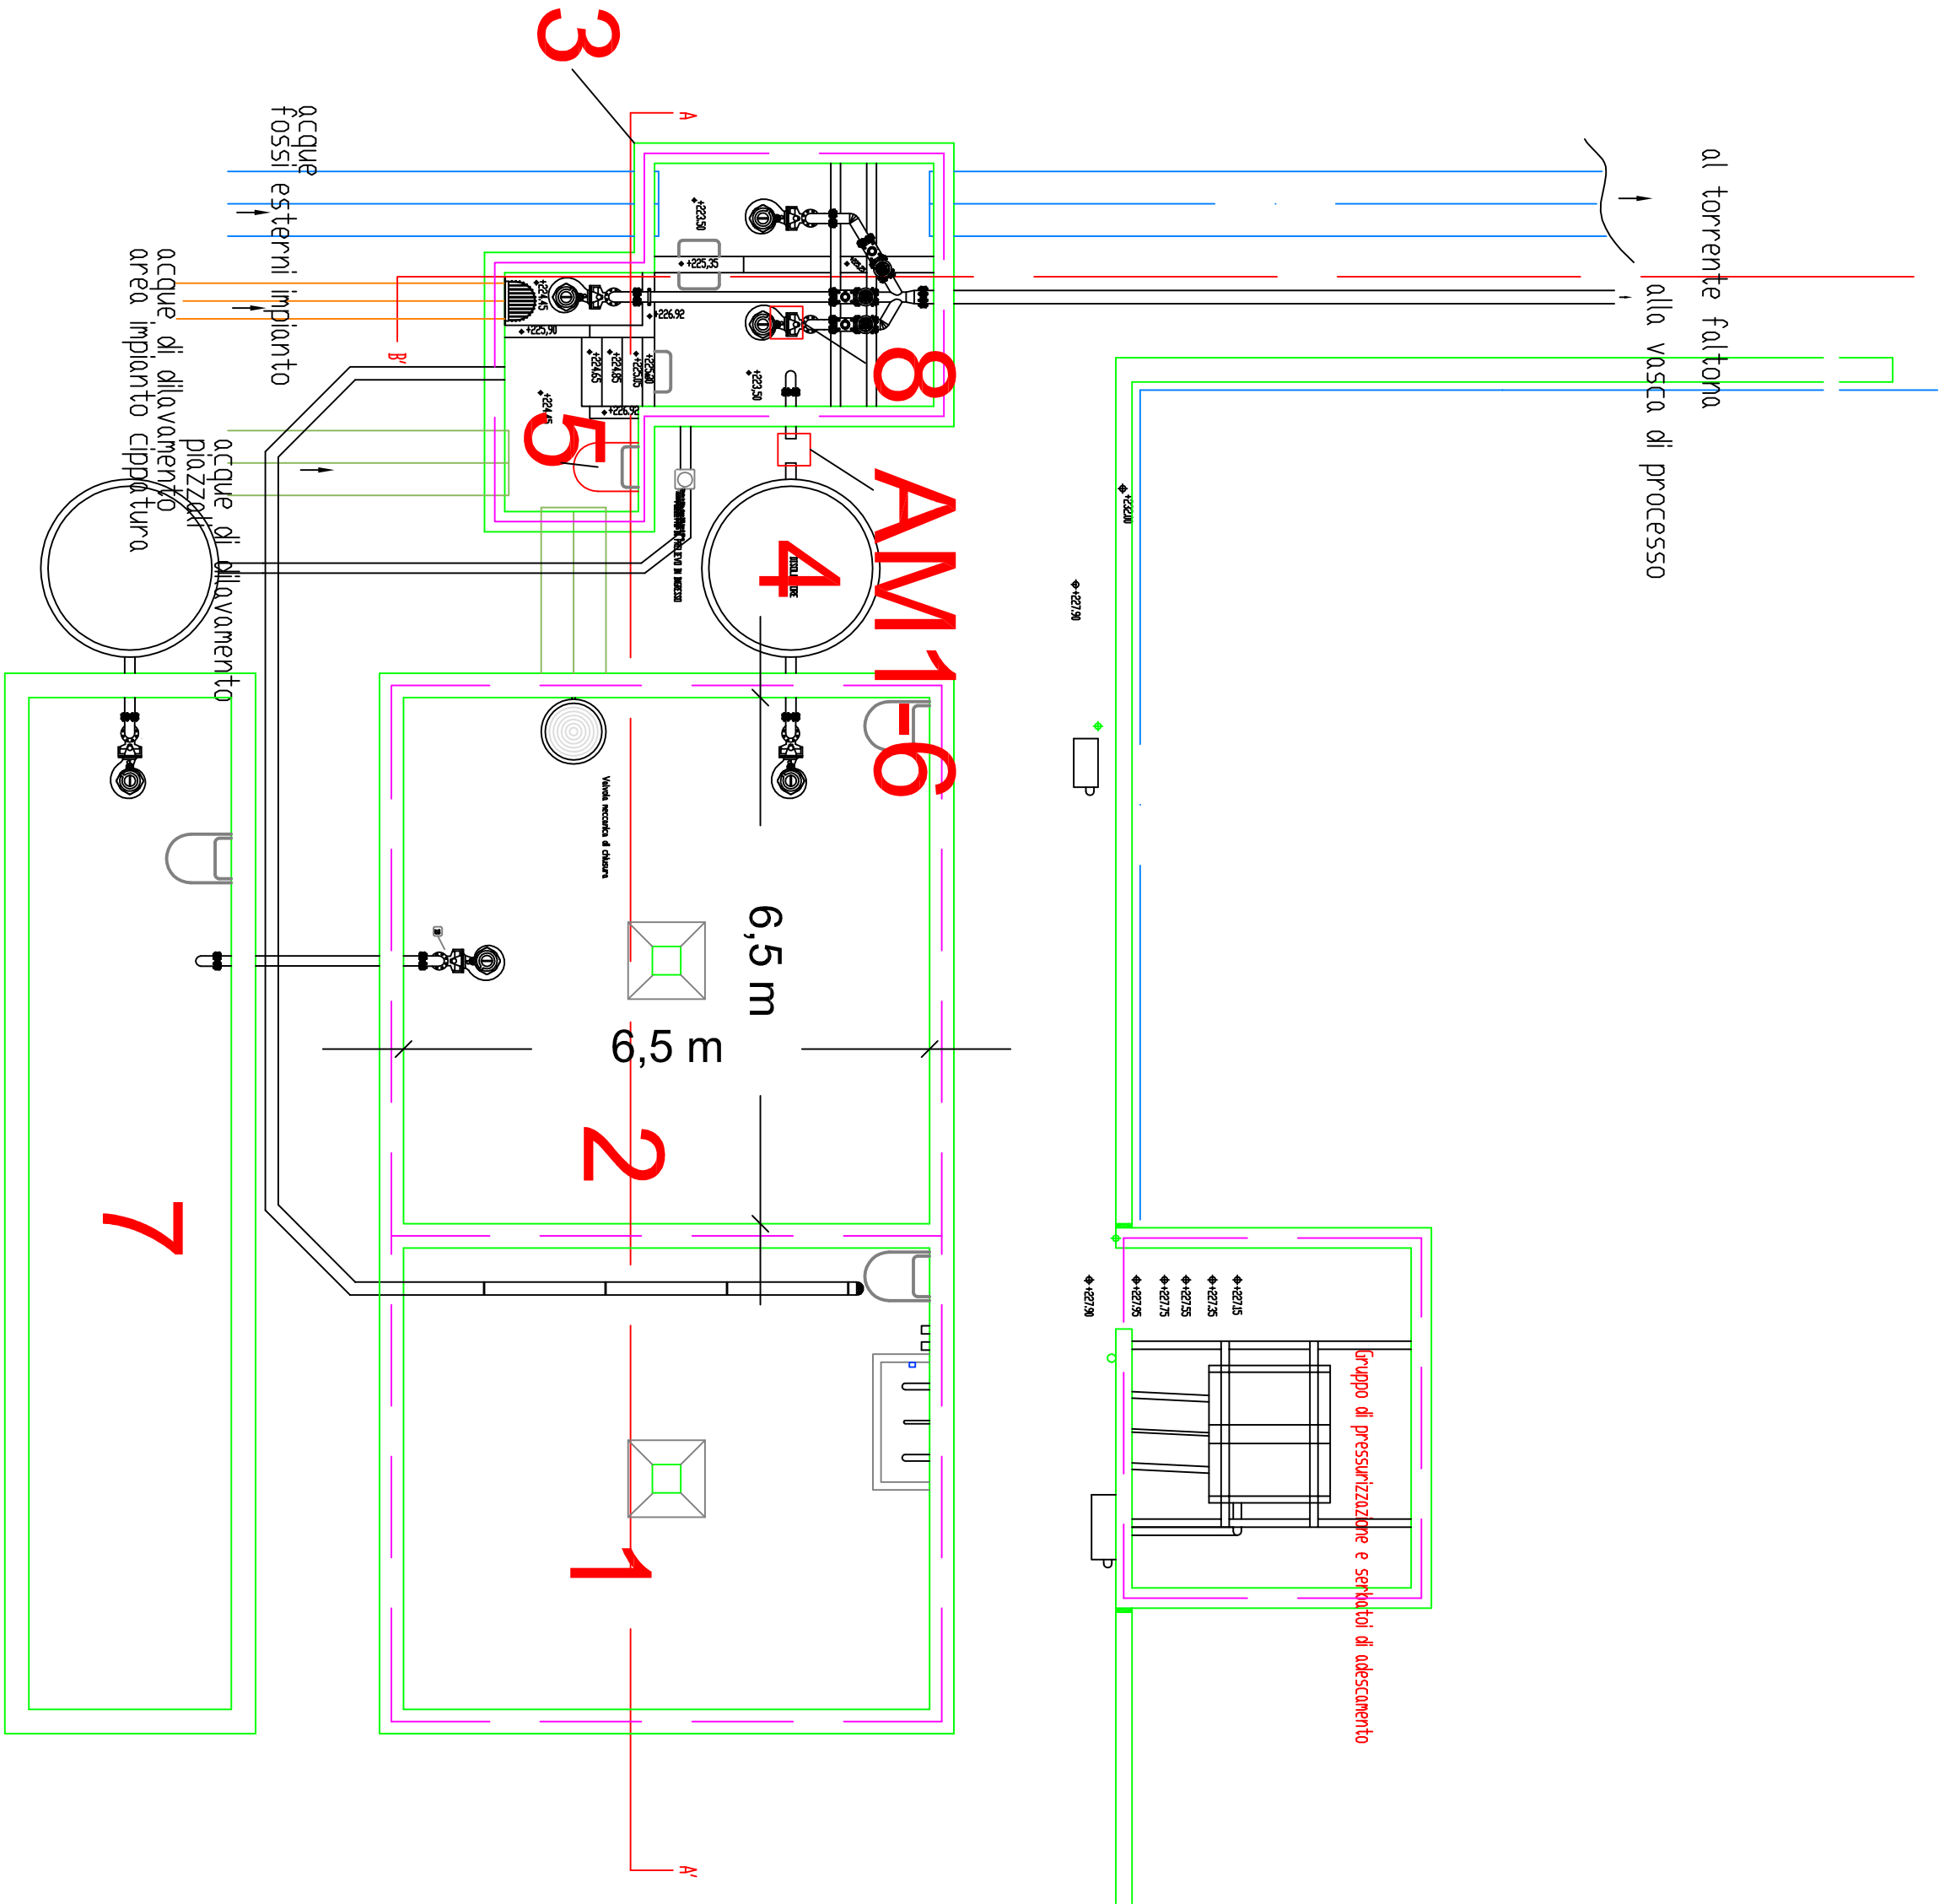

VASCA DI SMISTAMENTO - SEZIONE A-A'

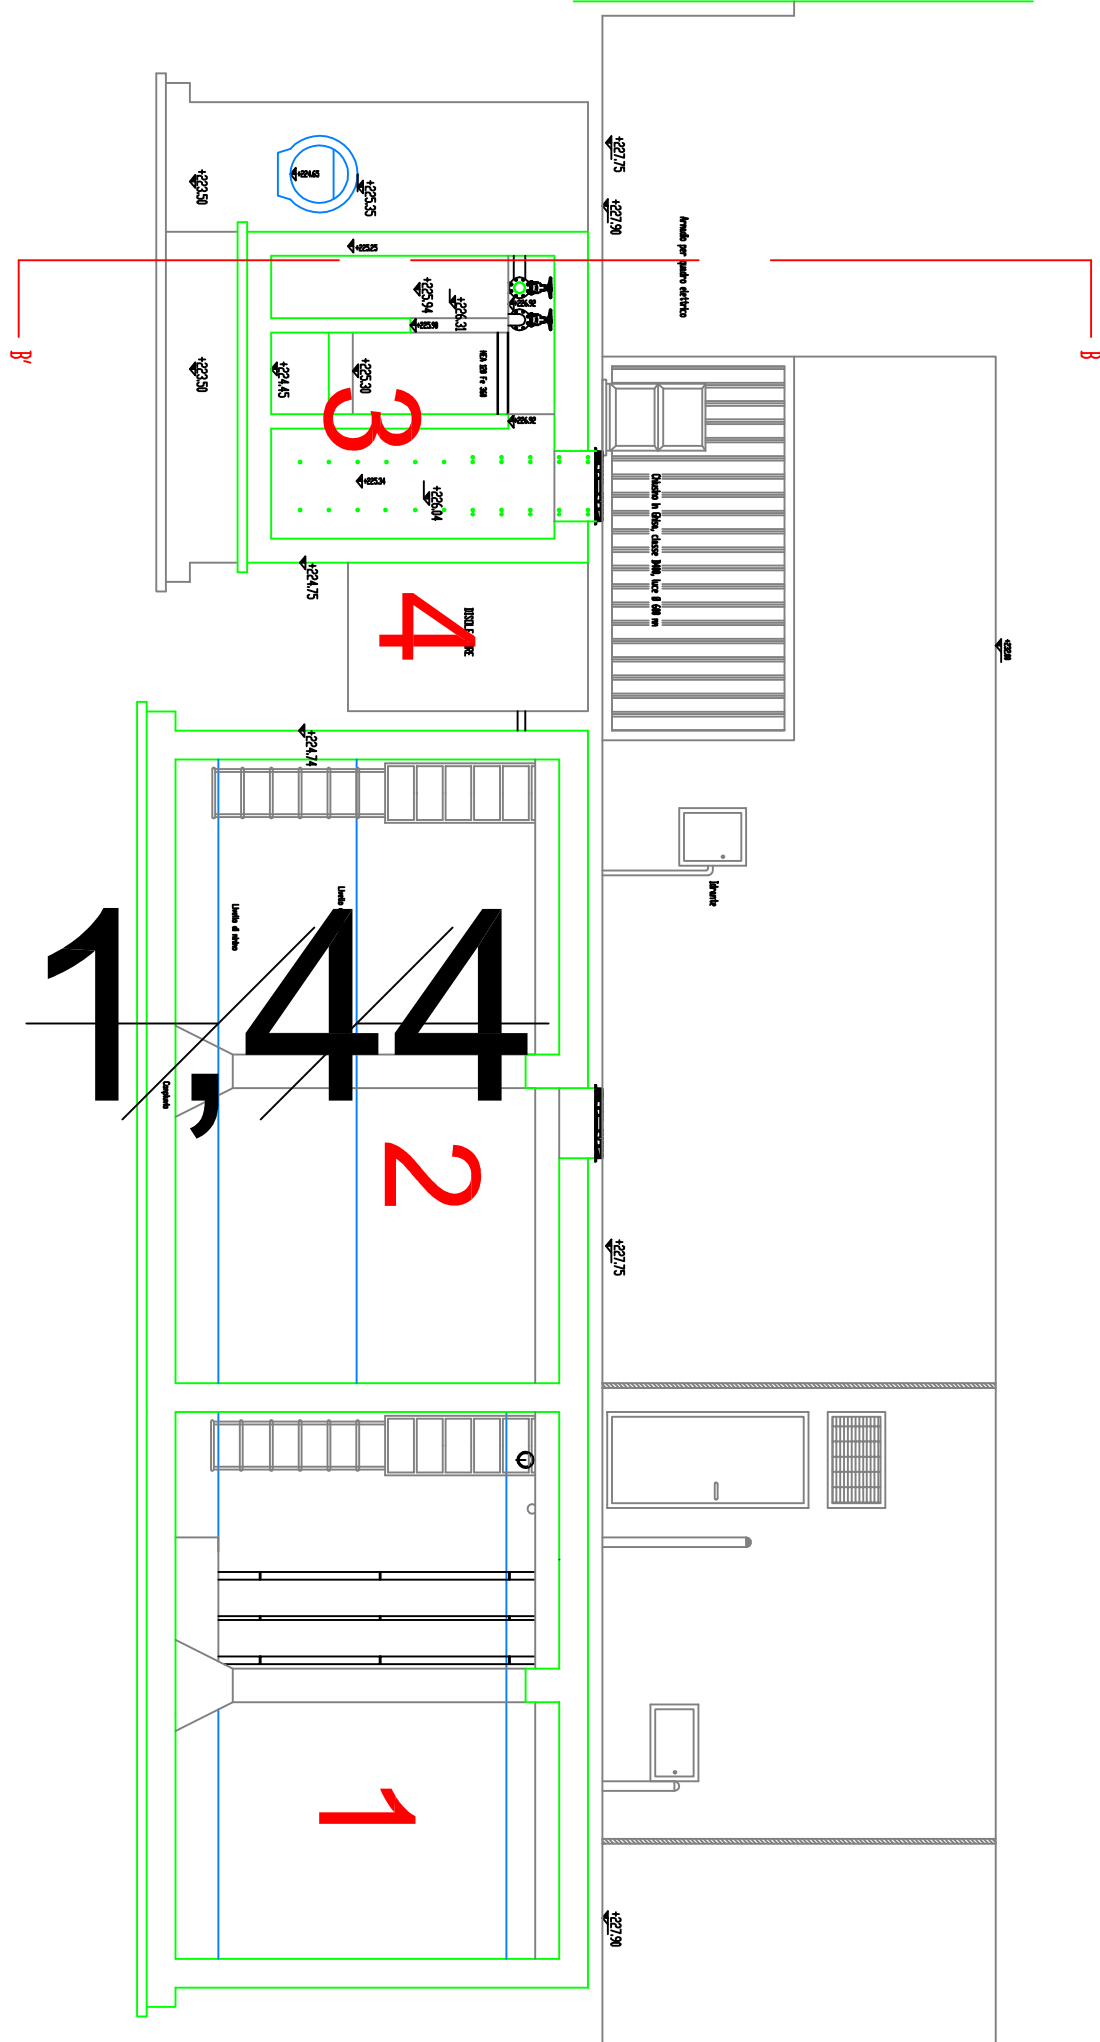

VASCA DI SMISTAMENTO - SEZIONE B-B'

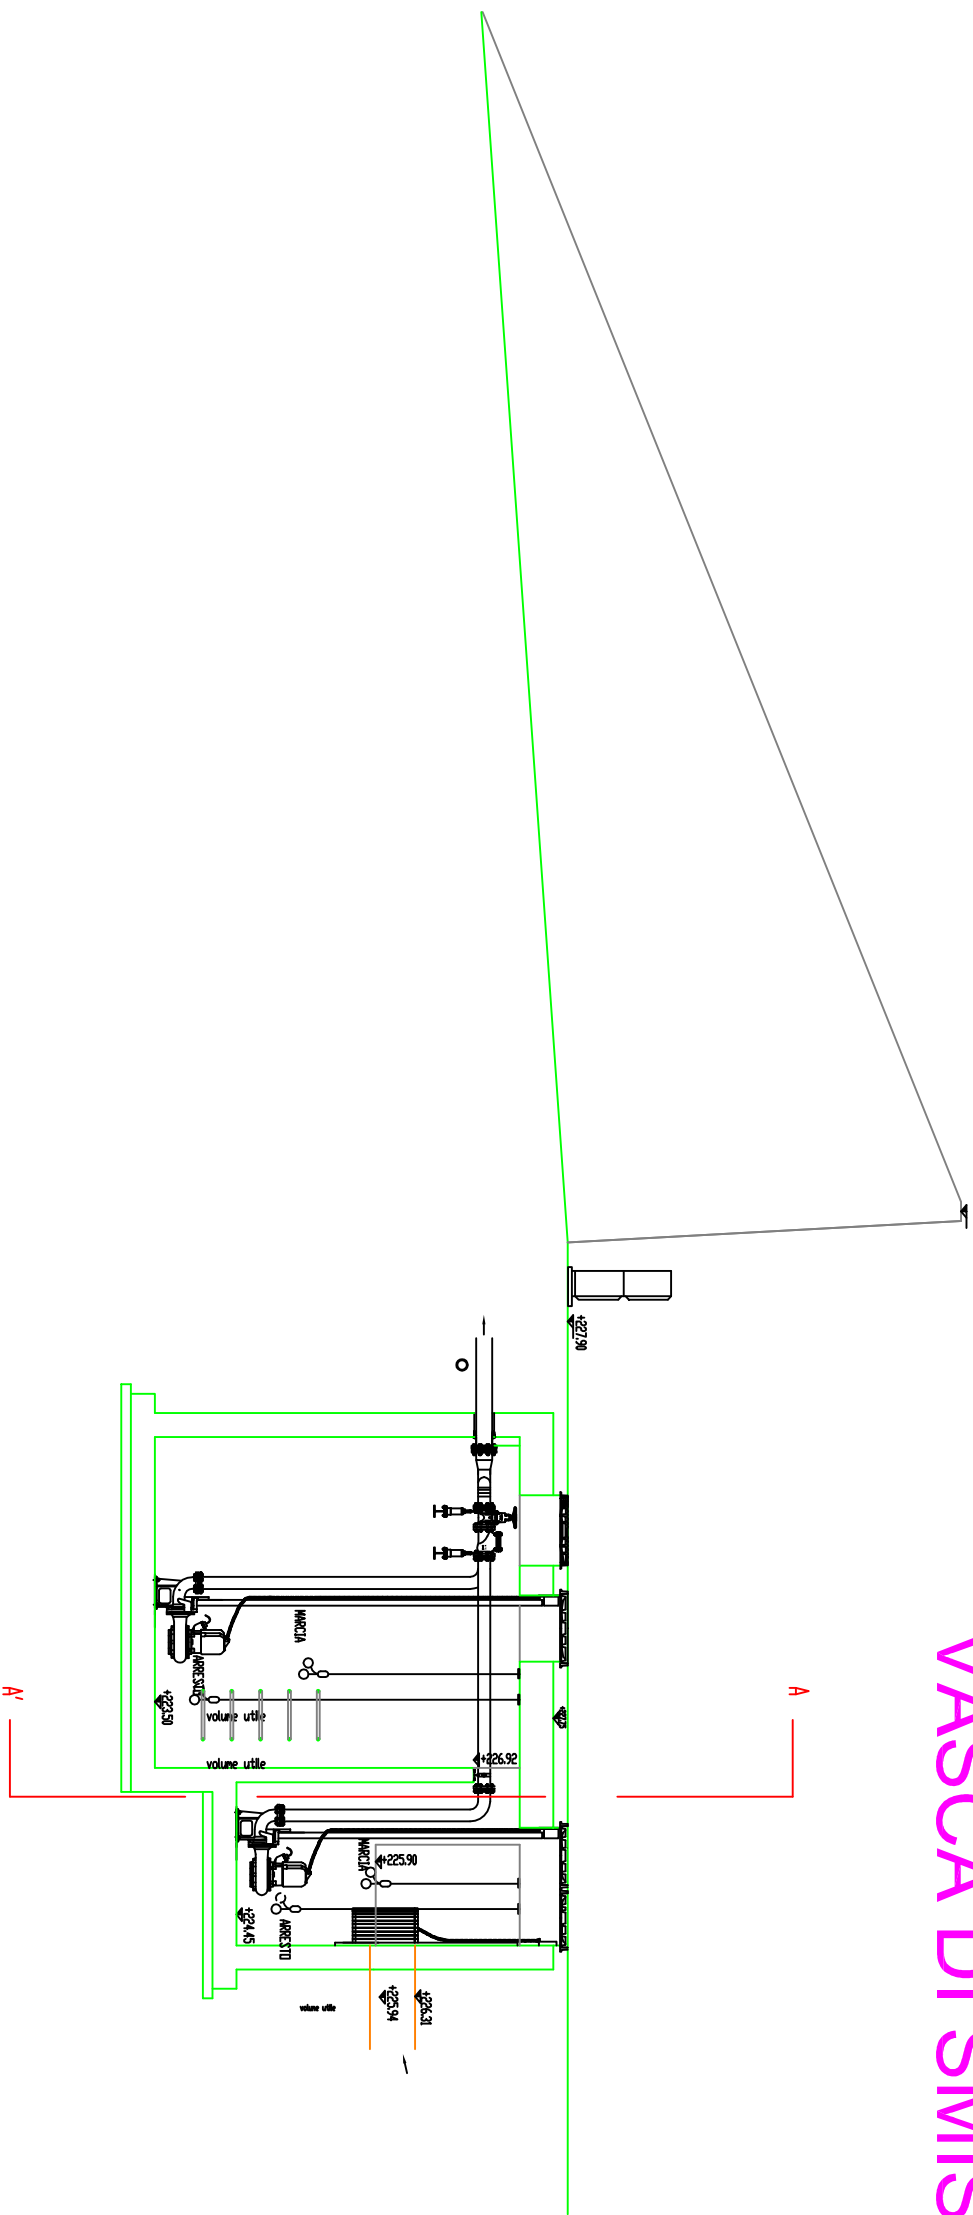

- 1 Vasca antincendio
- 2 Vasca trattamento acque di prima pioggia-decantazione
- 3 Vasca di smistamento
- 4 Disoleatore
- 5 Pozzetto ispezione flusso in ingresso
- 6 AM1 Pozzetto ispezione flusso in uscita
- 7 Vasca di accumulo
- 8 Pozzetto ispezione Il pioggia

PARTICOLARE IMPIANTO TRATTAMENTO ACQUE DI PRIMA PIOGGIA  
Scala 1:100